

MAPA SYTUACYJNO-WYSOKOŚCIOWA
DO CELÓW PROJEKTOWYCH
skala 1:500

z geodezyjną inwentaryzacją urządzeń podziemnych



woj. łódzkie
pow. łódzki-wschodni
m. TUSZYN
obr. 14
ul. Pszczela
dznr. 154, 233/6, 233/15, 234/1, 234/8

Mapę niniejszą wykonano na podstawie mapy zasadniczej nr sekcji 122.421.133, oraz pomiaru uzupełniającego wykonanego w styczniu 2007r. przez:

GEO-CENTER s.c.
97-300 PIOTRKÓW TRYB
ul. Wojska Polskiego 63
tel. 044/649-84-46
filia TUSZYN
Pl. Reymonta 4
tel. 042/232-15-98
Lks. 71/2007/T
dn. 2.02.2007r.

GEODETA UPRAWNIENY
Nr upr. GG/13588
Inż. Stanisław Pająk
tel. 044/649-351

szkic orientacji

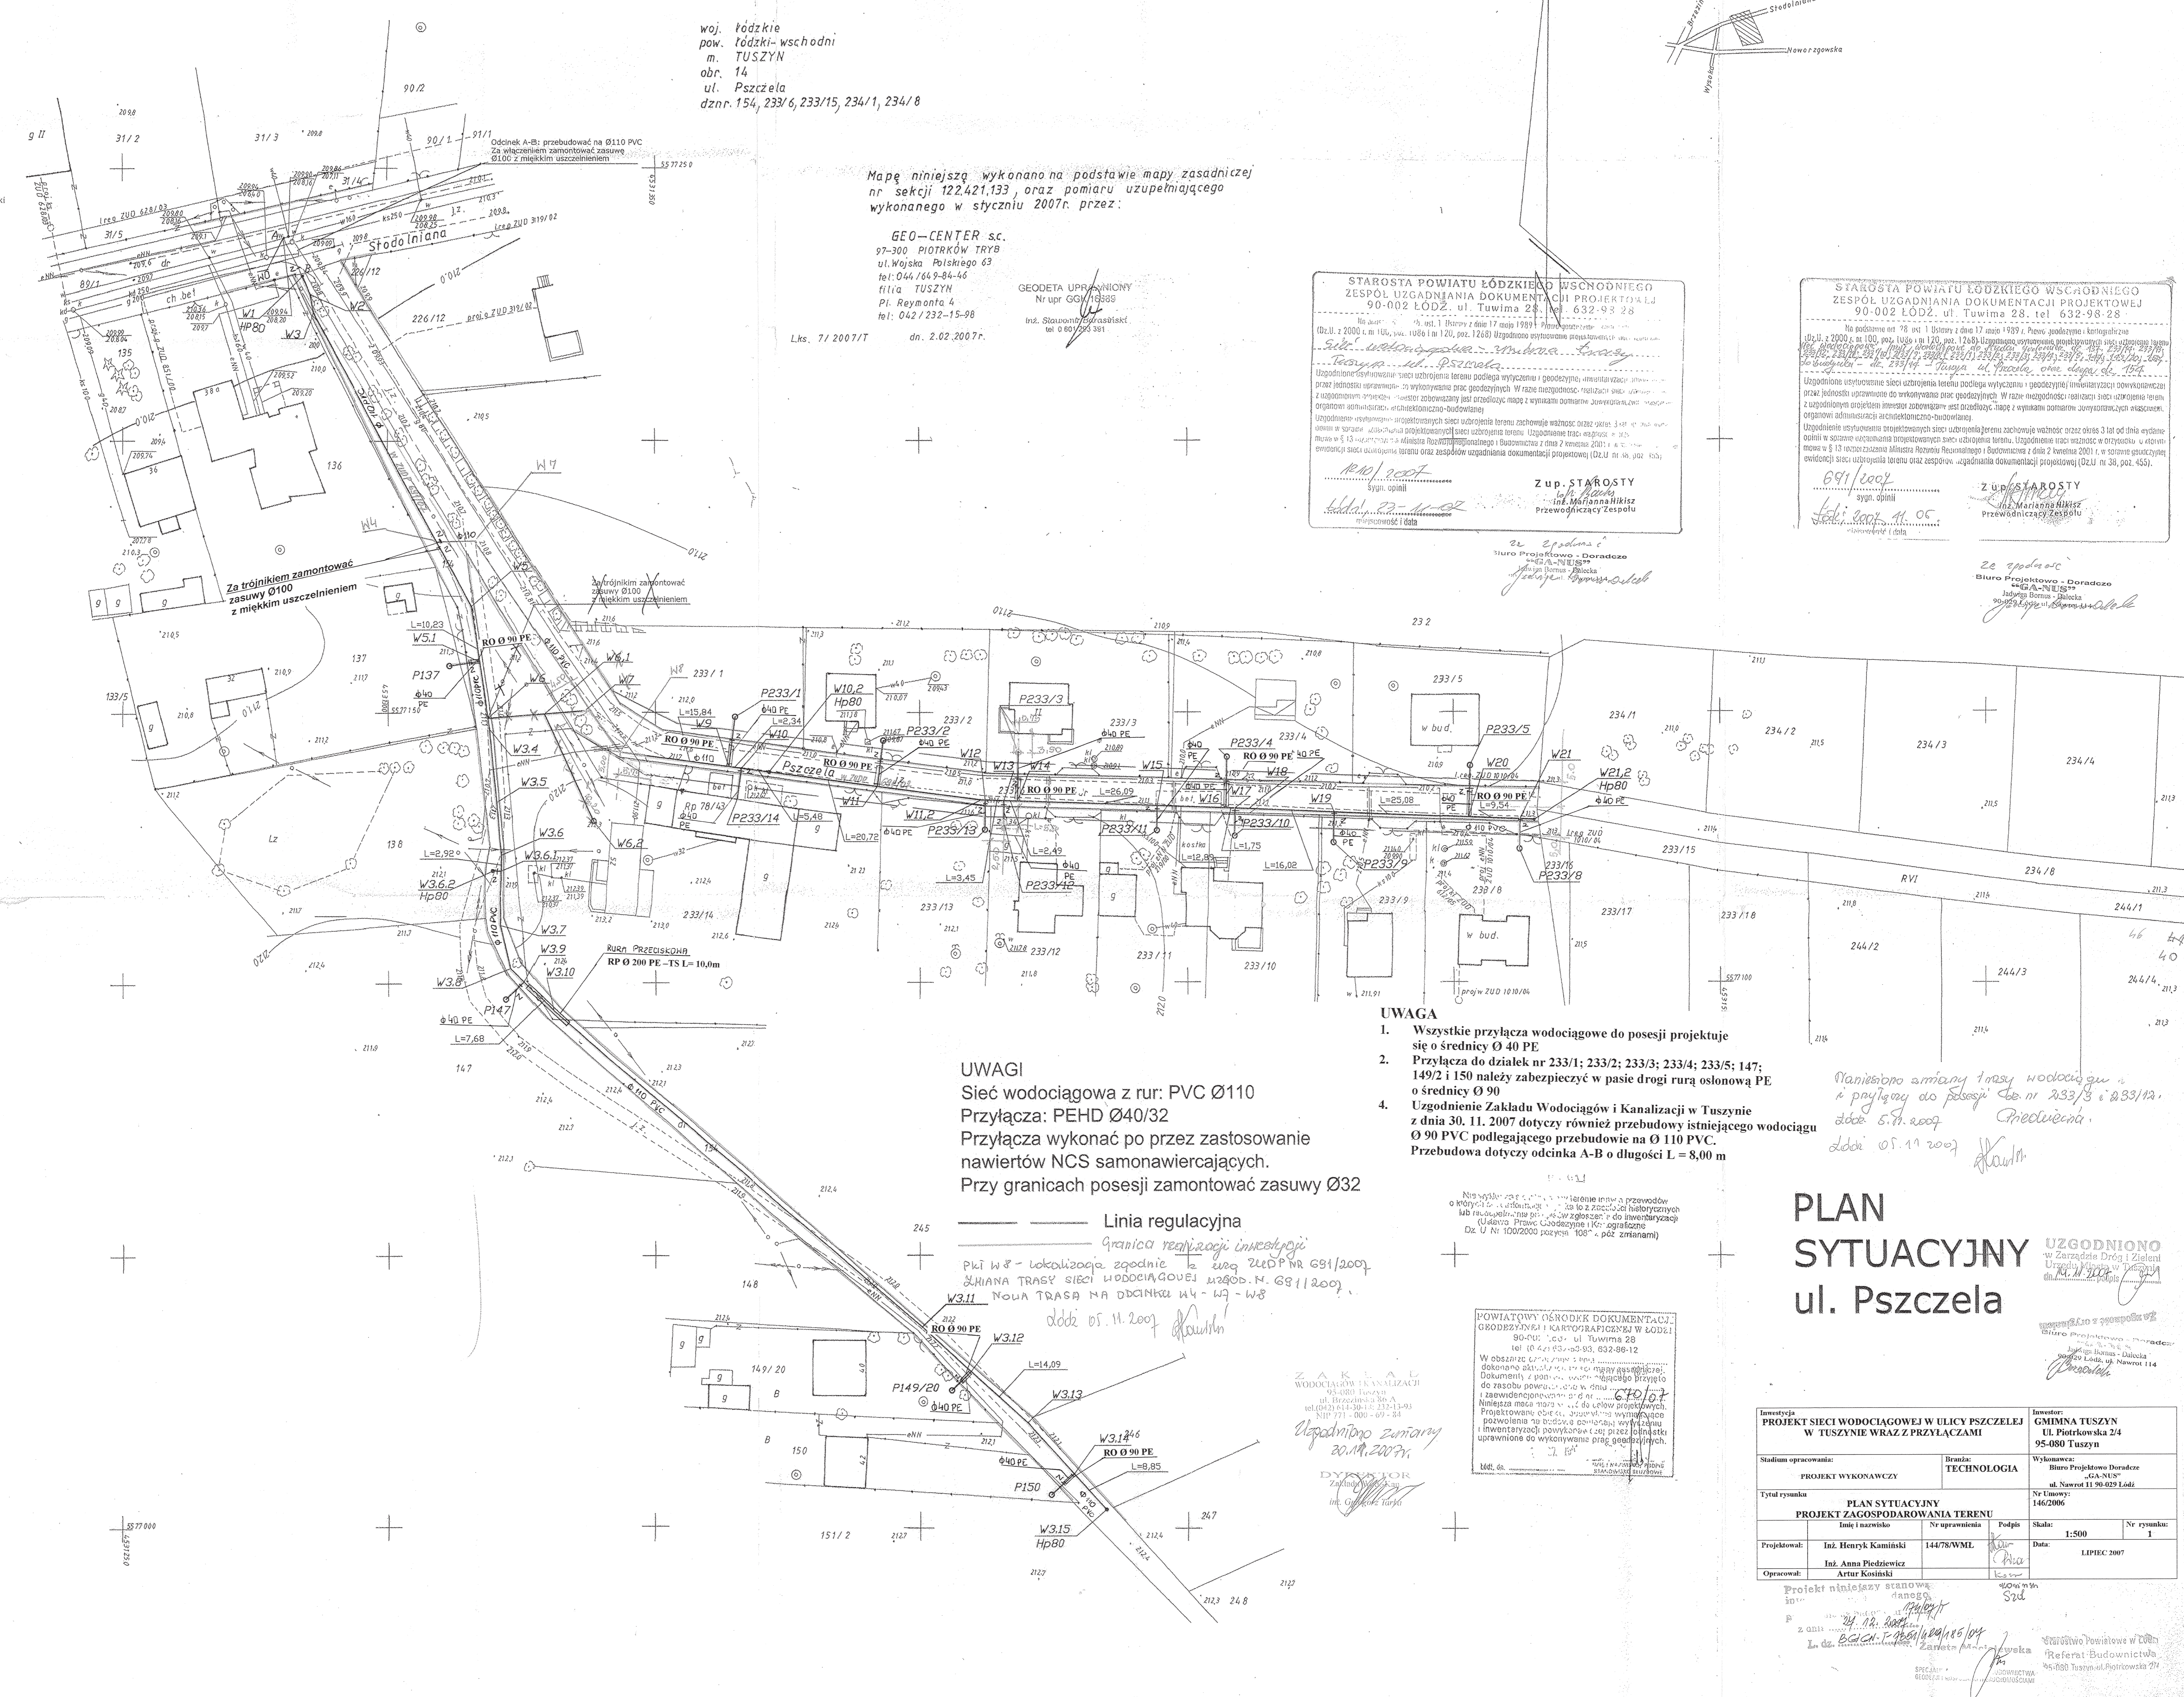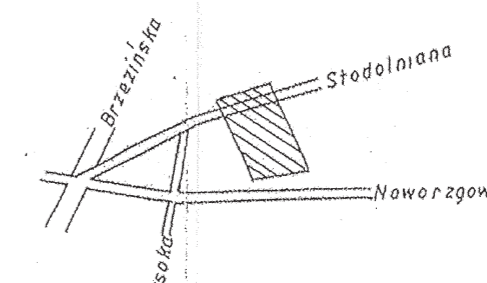

STAROSTA POWIATU ŁÓDZKIEGO WSCHODNIEGO
ZESPÓŁ UZGADNIANIA DOKUMENTACJI PROJEKTOWEJ
90-002 ŁÓDŹ, ul. Tuwima 28, tel. 632-93 28
Inż. Anna Pędziewicz
Inż. Artur Kosinski
Z up. STAROSTY
Przewodniczący Zespołu

STAROSTA POWIATU ŁÓDZKIEGO WSCHODNIEGO
ZESPÓŁ UZGADNIANIA DOKUMENTACJI PROJEKTOWEJ
90-002 ŁÓDŹ, ul. Tuwima 28, tel. 632-93 28
Inż. Anna Pędziewicz
Inż. Artur Kosinski
Z up. STAROSTY
Przewodniczący Zespołu

- UWAGA**
1. Wszystkie przyłącza wodociągowe do posesji projektuje się o średnicy Ø 40 PE
 2. Przyłącza do działek nr 233/1; 233/2; 233/3; 233/4; 233/5; 147; 149/2 i 150 należy zabezpieczyć w pasie drogi rurą osłonową PE o średnicy Ø 90
 3. Uzgodnienie Zakładu Wodociągów i Kanalizacji w Tuszynie z dnia 30. 11. 2007 dotyczy również przebudowy istniejącego wodociągu Ø 90 PVC podlegającego przebudowie na Ø 110 PVC. Przebudowa dotyczy odcinka A-B o długości L = 8,00 m

UWAGI
Sieć wodociągowa z rur: PVC Ø110
Przyłącza: PEHD Ø40/32
Przyłącza wykonać po przez zastosowanie nawiertów NCS samonawiercających.
Przy granicach posesji zamontować zasuwę Ø32

Linia regulacyjna
granica realizacji inwestycji
pki W 8 - lokalizacja zgodnie z uwagą z 05.11.2007
ZMIANA TRASY SIECI WODOCIAGOWEJ uwag. N. 09/11/2007
Nowa TRASA NA ODCINKU W 4 - W 8
data 05.11.2007

POWIATOWY OŚRODEK DOKUMENTACJI
GRODEZYJNEJ I KARTOGRAFICZNEJ W ŁÓDZIU
90-001 Łódź, ul. Tuwima 28
tel. (042) 653-00 93, 653-06 12
W obszarze opracowania srodki
dokonano aktualizacji i zmiany granic
Dokumenty z planu sytuacyjnego i planu
rozbiórki powiatowej w tym celu
zawieszono na 30 dni od dnia
Niniejsza mapa ma służyć do celów projektowych
Projektowane urządzenia, urządzenia wykonawcze
powinny być zgodne z planem inwentaryzacji
inwentaryzacji powiatowej i planu sytuacyjnego
uprawnione do wykonania prac geodezyjnych.

ZAKŁAD
WODOCIAGÓW I KANALIZACJI
95-080 Tuszyn
ul. Reymonta 4
tel. 042/232-15-98
NIP 771-000-09-84
Inż. Anna Pędziewicz
Inż. Artur Kosinski
DYSKUSJA
Załącznik nr 1
m. 05.11.2007

PLAN
SYTUACYJNY
ul. Pszczela

UZGODNIONO
w Zarządzie Drog i Zieloni
Urząd Miejski w Tuszynie
dn. 11.11.2007

Inwestor PROJEKT SIECI WODOCIAGOWEJ W ULICY PSZCZELEJ W TUSZYNI WRAZ Z PRZYŁĄCZAMI		Inwestor GMINA TUSZYN ul. Piotrkowska 2/4 95-080 Tuszyn	
Stadium opracowania PROJEKT WYKONAWCZY	Technologia TECHNOLOGIA	Wykonawca Biurowo Projektowe Doradco GA-NIS ul. Nowot 11 90-029 Łódź	
Typ rysunku PLAN SYTUACYJNY PROJEKT ZAGOSPODAROWANIA TERENU			
Linia i oznaczenie	Nr uprawnień	Podpis	Skala: 1:500
Projektował: Inż. Henryk Kamiński	144/78/WML	<i>[Signature]</i>	Nr rysunku: 1
Opisał: Artur Kosinski		<i>[Signature]</i>	Data: LIPCEK 2007

Projekt niniejszy stanowi
dokumentację projektową
z datą 20.12.2007
L. dr. [Signature]