

BIURO PROJEKTOWO USŁUGOWE
 Nazwa i adres obiektu:
 Tuszynek Majoński, gm. Tuszyn

Nr rysunku:
 1

Brzoza:
 instalacyjna

Faza:
 P.B.

Podpis:
 [Signature]

Projektant:
 mgr inż. Izabela Drobnik-Kamińska

Współpraca:
 mgr inż. Maciej Szkaluba

Współpraca:
 -

Sprawdzający:
 -


Data:
 06.2007

Skala:
 1 : 500

Przedmiot rysunku:
 Plan zagospodarowania terenu
 Projektowana sieć wodociągowa i kanalizacyjna wraz z przyłączami
 Ulice: Wschodnia, Sadowa, Kwiatowa, Owocowa;

Imię i nazwisko:
 Nr uprawnień:
 LOD/0563/POOS/06

Myska: [Signature]

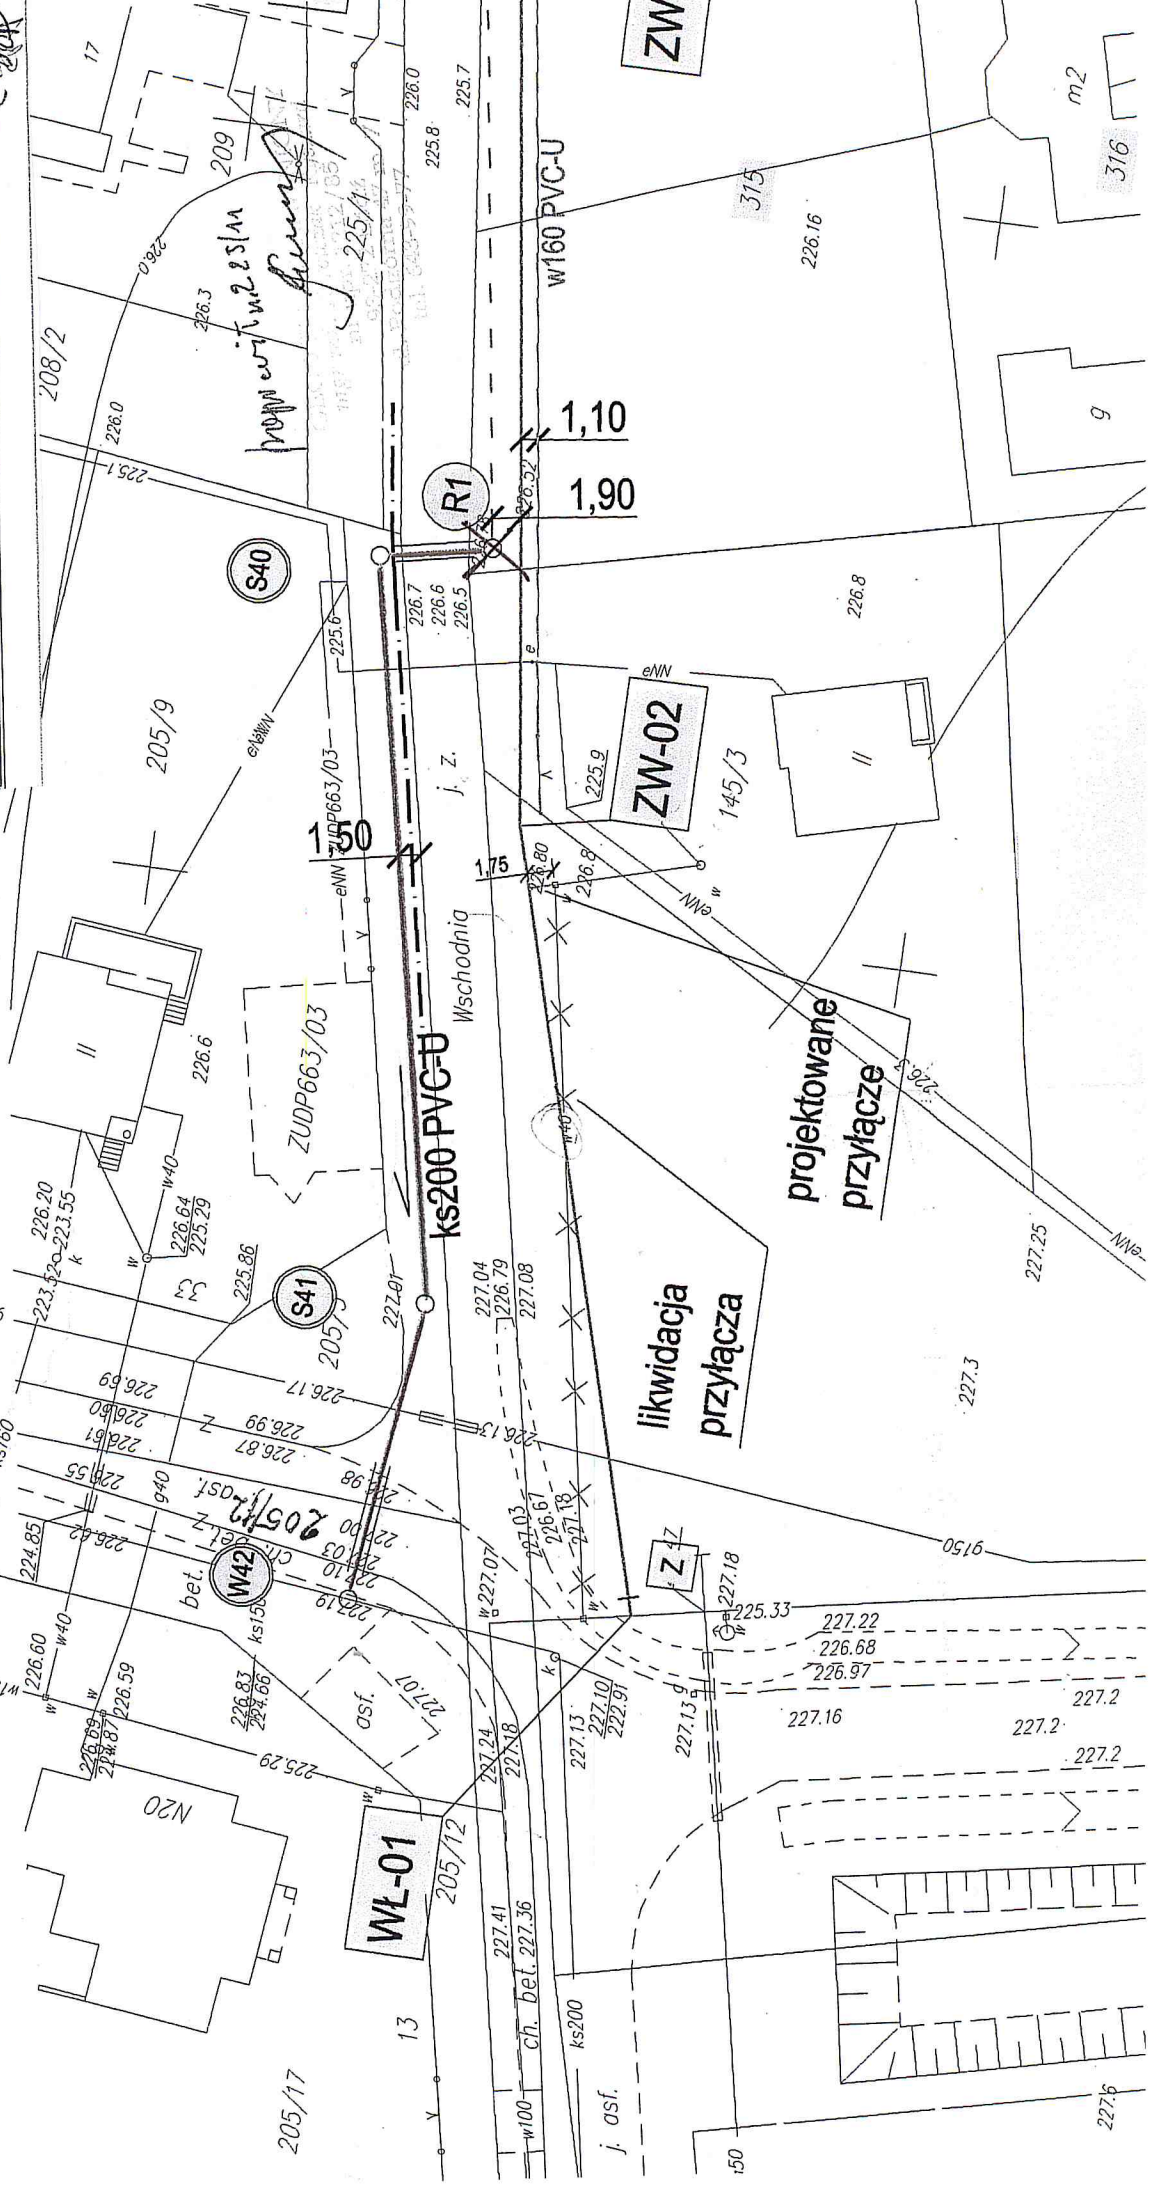


WZ-4-59 LODZ
 ul. Madzia z Bogdanca 51.2
 fax: 042-870-81-18
 www.isan.lodz.pl
 isan@isan.lodz.pl

Data: 2007		Skala: 1:100/1 : 1000	
Sprawdzający: inż. Bożena Bojarska		65/94/WL	
Współpraca: -		-	
Współpraca: mgr inż. Maciej Szkaluba		-	
Projektant: mgr inż. Izabela Drobnik-Kamińska		LOD/0563/P005/06	
Imię i nazwisko: <i>Isan</i>			
Nr uprawnień: <i>Isan</i>			
Przedmiot rysunku: Projektowana sieć kanalizacyjna wraz z przyłączami Profil odcinka S4 do S28 (ul. Kwiatowa) Profil odcinka W42 do R1 (ul. Waszodnia)			
Nazwa i adres obiektu: Tuszynek Majorocki, gm. Tuszyn			
Nr rysunku: 2b			
Instalacyjno			
Faza: P.B.			
Branża: Instalacyjno			

BIURO PROJEKTOWO USŁUGOWE
 92-434 Łódź
 ul. Młaka z Bogdanca 51.2 fax: 042-670-81-18
 www.isan.lodz.pl
 isan@isan.lodz.pl

mgr inż. Izabela Drobnik-Kamińska
 Projektant w spec. instalacyjno-inżynierskiej
 w zakresie sieci i instalacji sanitarnych
 ul. Młaka z Bogdanca 51.2
 Referat Biuro Projektowe w Łodzi
 ul. Młaka z Bogdanca 51.2

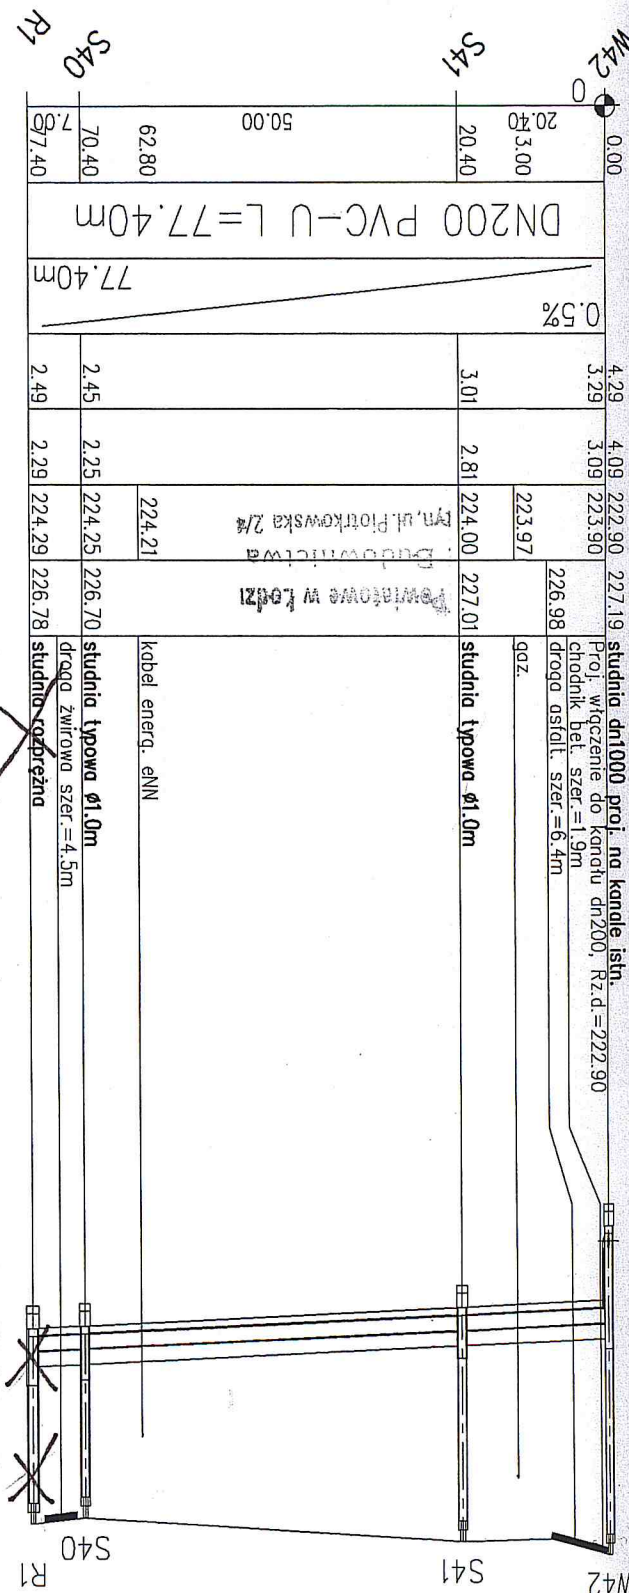

4.29	4.09	222.90	227.19	studnia typowa Ø1.0m	studnia okrągła
3.29	3.09	223.90	226.98	chodnik bet. szer.=1.9m	droga asfalt. szer.=6.4m
		223.97	226.98	gaz.	
	3.01	224.00	227.01	studnia typowa Ø1.0m	
		224.00	227.01	studnia typowa Ø1.0m	
	2.45	224.25	226.70	studnia typowa Ø1.0m	
	2.49	224.29	226.78	studnia okrągła	